




PLANTA BAIXA

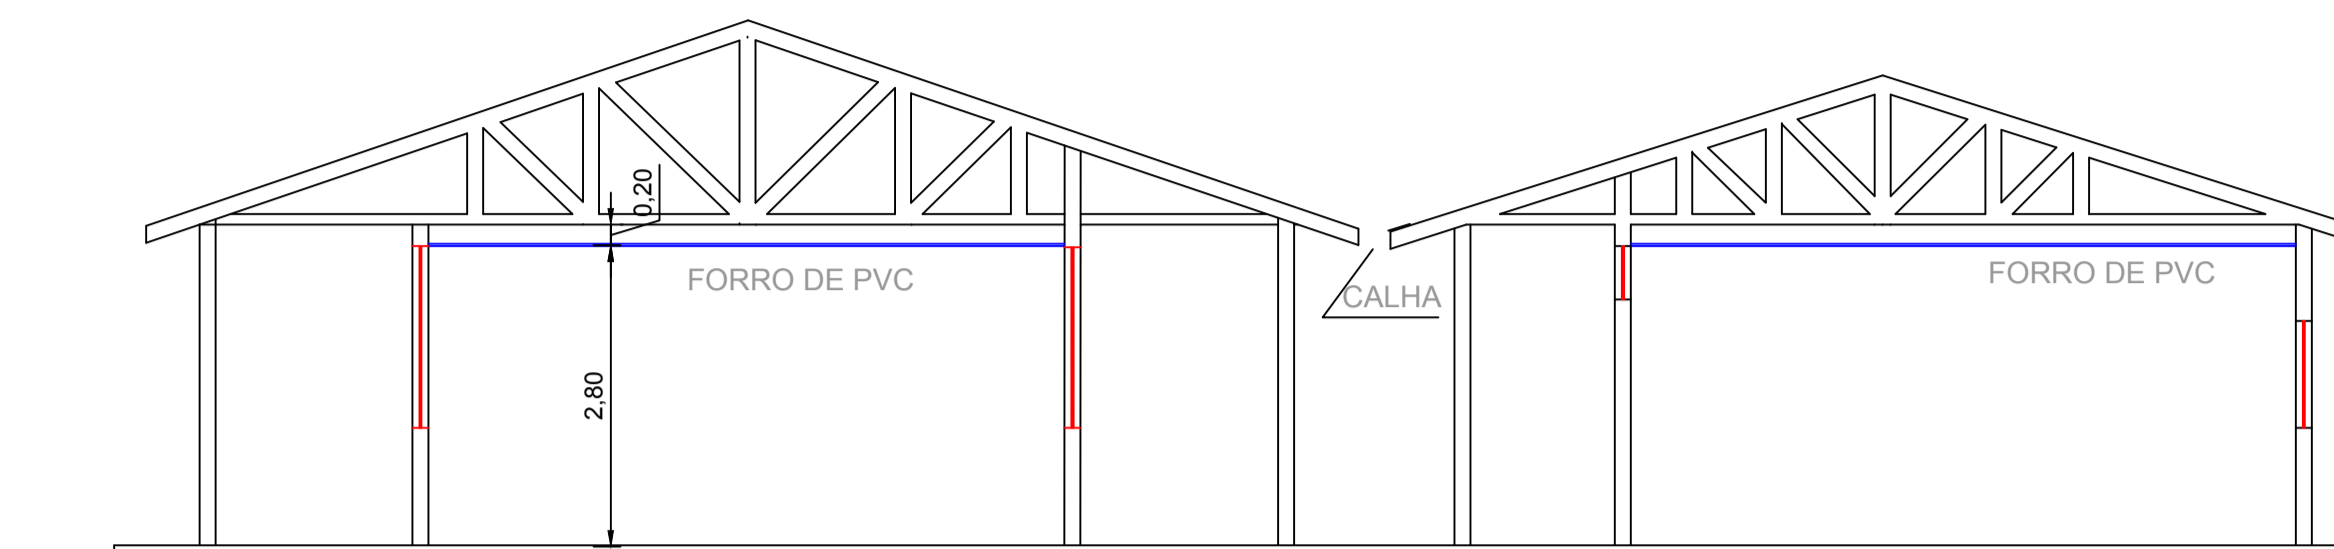

CORTE A-A

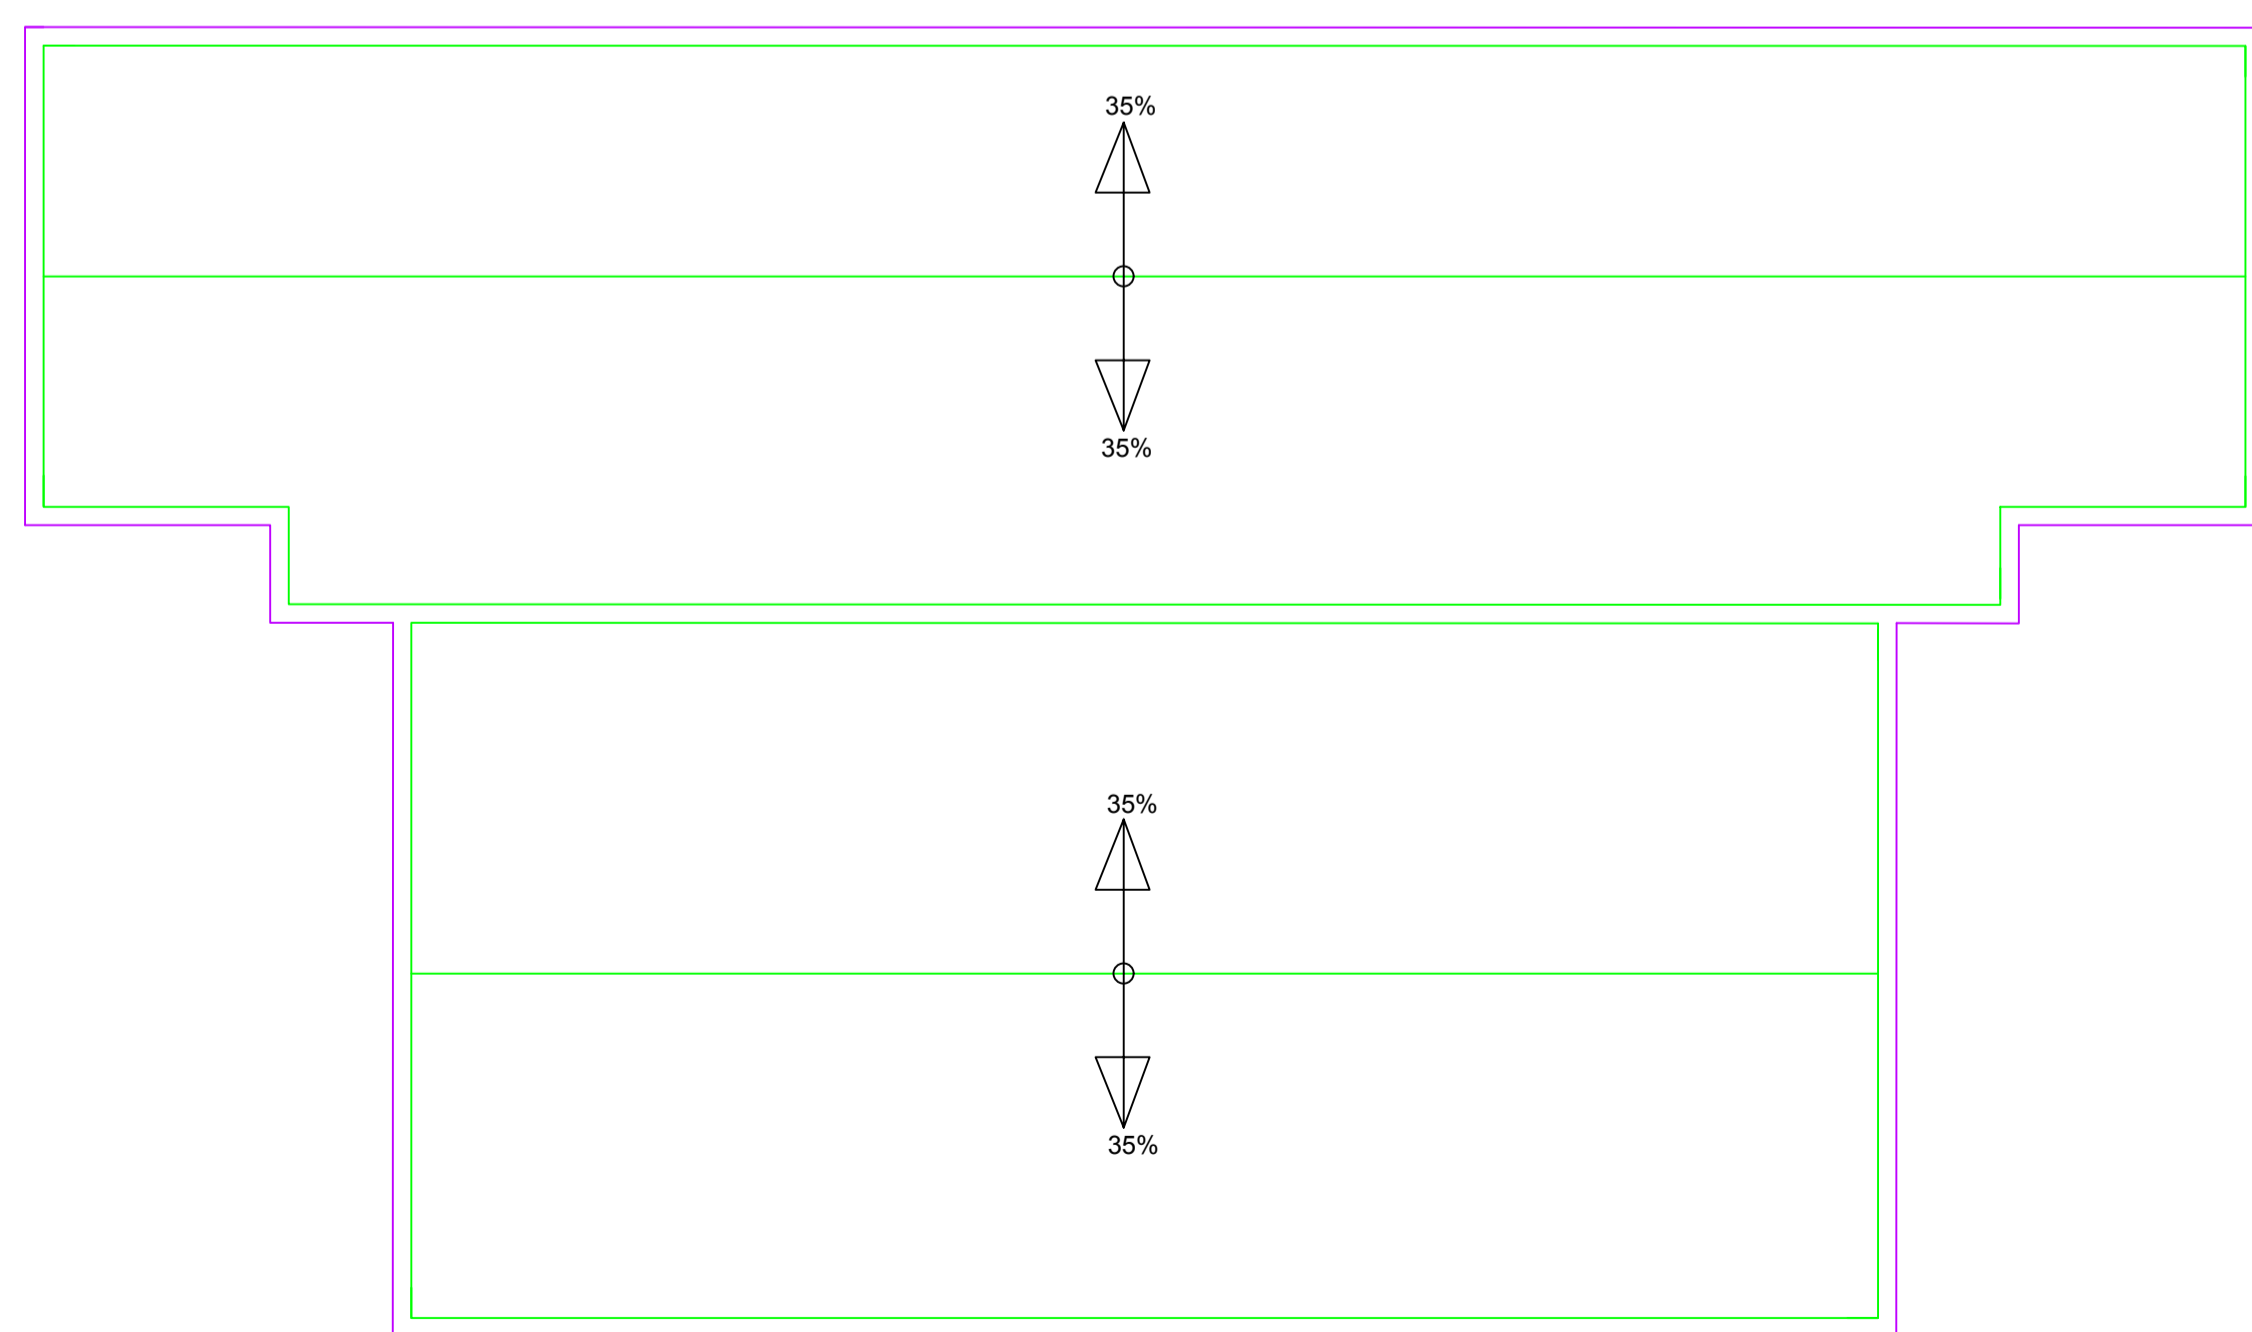

COBERTURA

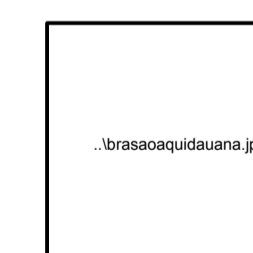

**PREFEITURA MUNICIPAL DE AQUIDAUANA**  
**ESTADO DO MATO GROSSO DO SUL**

Assunto: PINTURA, ELÉTRICA, HIDROSSANITÁRIA, RECUPERAÇÃO ALAMBRADO E TELHADO

Projeto: REFORMA ESCOLA MUNICIPAL FRANCISCO FARIAS

Área: ÁREA DA INTERVENÇÃO = 534,46 m<sup>2</sup>

Local: ALDEIA INDÍGENA AGUA BRANCA, AQUIDAUANA-MS

Resp. Técnico: Hélio Vitorino Cardoso Técno em Edificação CPF: 1312789027	Proprietário: Prefeitura Mun. de Aquidauana Cnpj: 03.432.289/0001-63	Data: 01 de janeiro de 2020
--	--	--------------------------------

Escala: 1:50  
Folha: 02